


Rozdzielnica RS4 wykonanie indywidualne

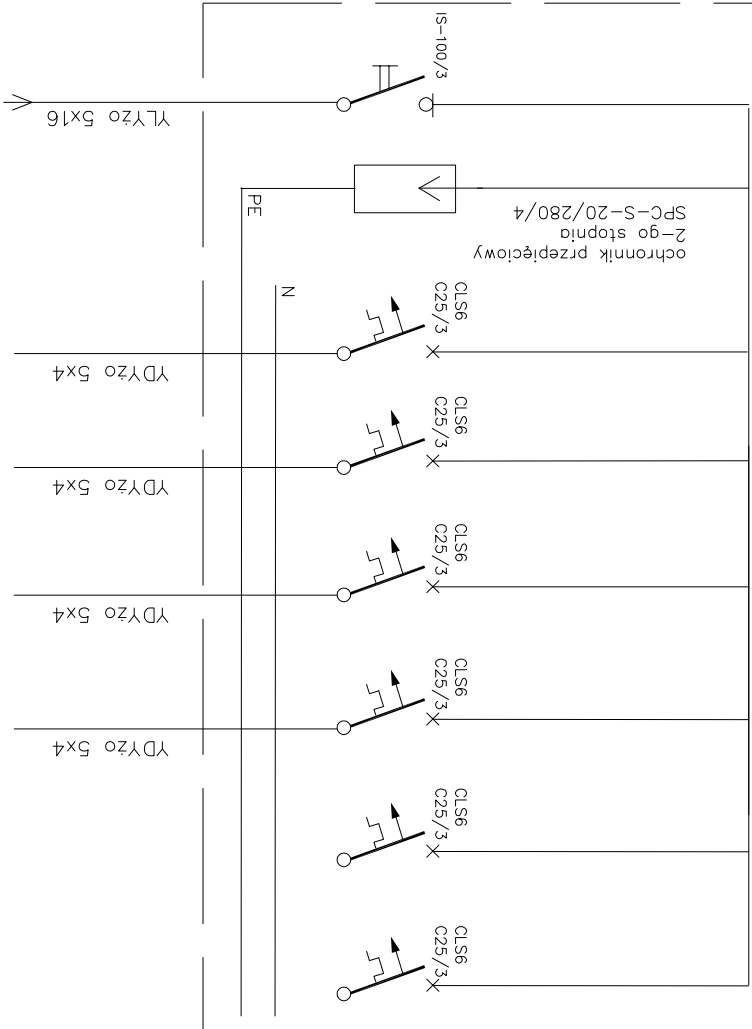

rozdzielnica RG
obw. 4

Nr obwodu	RS4.1	RS4.2	RS4.3	RS4.4	RS4.5	RS4.6
	frezarka konwen- cyjna	frezarka konwen- cyjna	frezarka konwen- cyjna	łokarka konwen- cyjna	rezerwa	rezerwa
Moc P _i [kW]	2,7	2,2	1,5	3,0		

PROJEKT BUDOWLANY

Obiekt: Remont budynku "A" PCKZ w Oleśnicy
Inwestor :Powiatowe Centrum Kształcenia Zawodowego w Oleśnicy
Adres : Oleśnica, ul. Wojska Polskiego 67

Schemat ideowy rozdzielnic RS4

Ing. i. rozpisano		Podpis		BRANŻA: elektryczna	
Projektant	mgr inż. Piotr Wasucionek			DATA	
Nr upr.	UAN 7342-78/94			12.2009	
				NR PRS. 7	
				SKALA: 1:100	