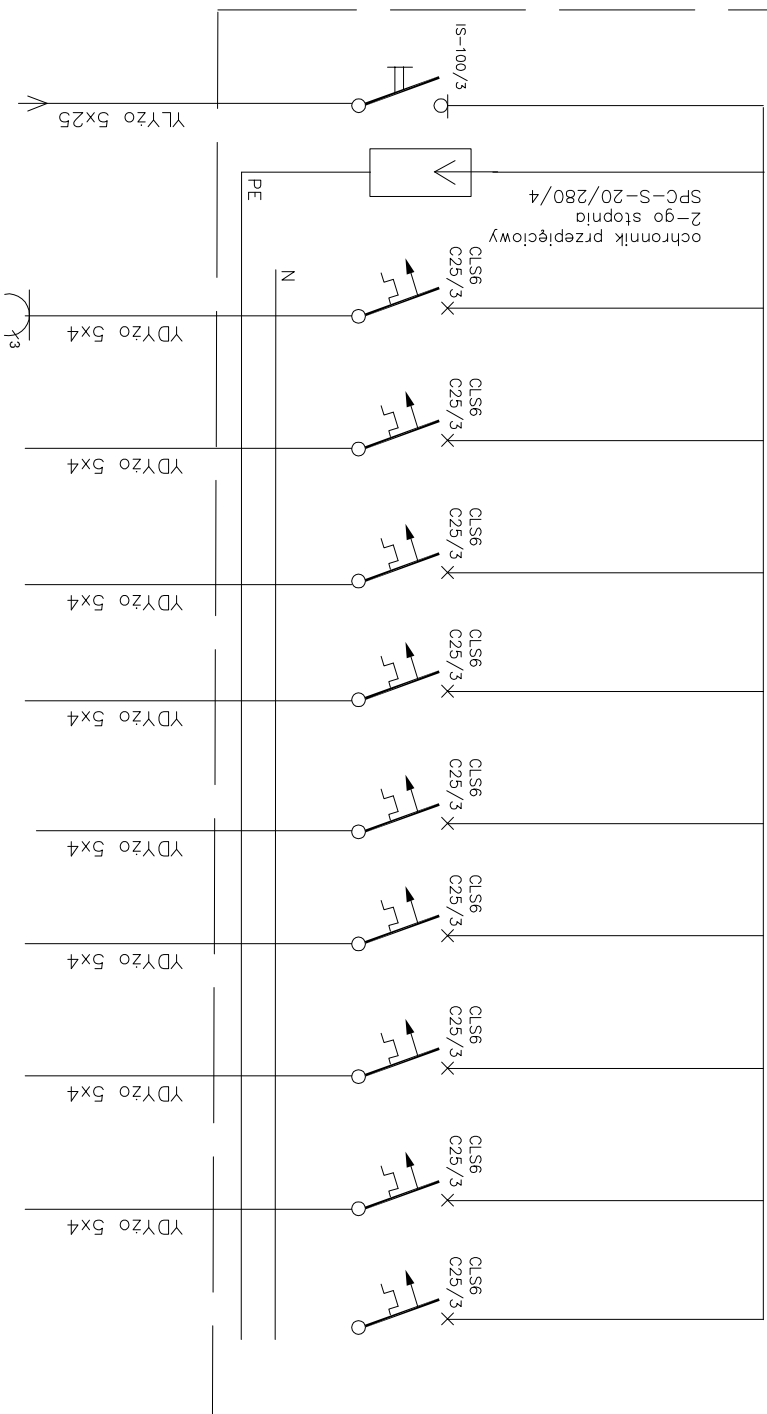


Rozdzielnica RS5 wykonanie indywidualne

rozdzielnica RG
obw. 5

Nr. obwodu	RS5.1	RS5.2	RS5.3	RS5.4	RS5.5	RS5.6	RS5.7	RS5.8	RS5.9
	szlifarka do płaszczyzn	frezarka konwen-cjonalna	frezarka konwen-cjonalna	frezarka konwen-cjonalna	tokarka konwen-cjonalna	tokarka konwen-cjonalna	tokarka konwen-cjonalna	tokarka konwen-cjonalna	rezerwa
Moc P ₁ [kW]	1,3	3,0	2,2	3,0	2,2	3,0	3,0	4,0	

PROJEKT BUDOWLANY

Objekt: Remont budynku "A" PCKZ w Oleśnicy

Investor : Powiatowe Centrum Kształcenia Zawodowego w Oleśnicy
Adres : Oleśnica, ul. Wojska Polskiego 67

Schemat ideowy rozdzielnic RS5

	Imię i nazwisko	Podpis	Branża: elektryczna
Projektant	mgr inż. Piotr Masiucionek		Data
Nr upr.	UAN 7342-78/94		12.2009
			NR PYS. 8
			SKALA 1:100